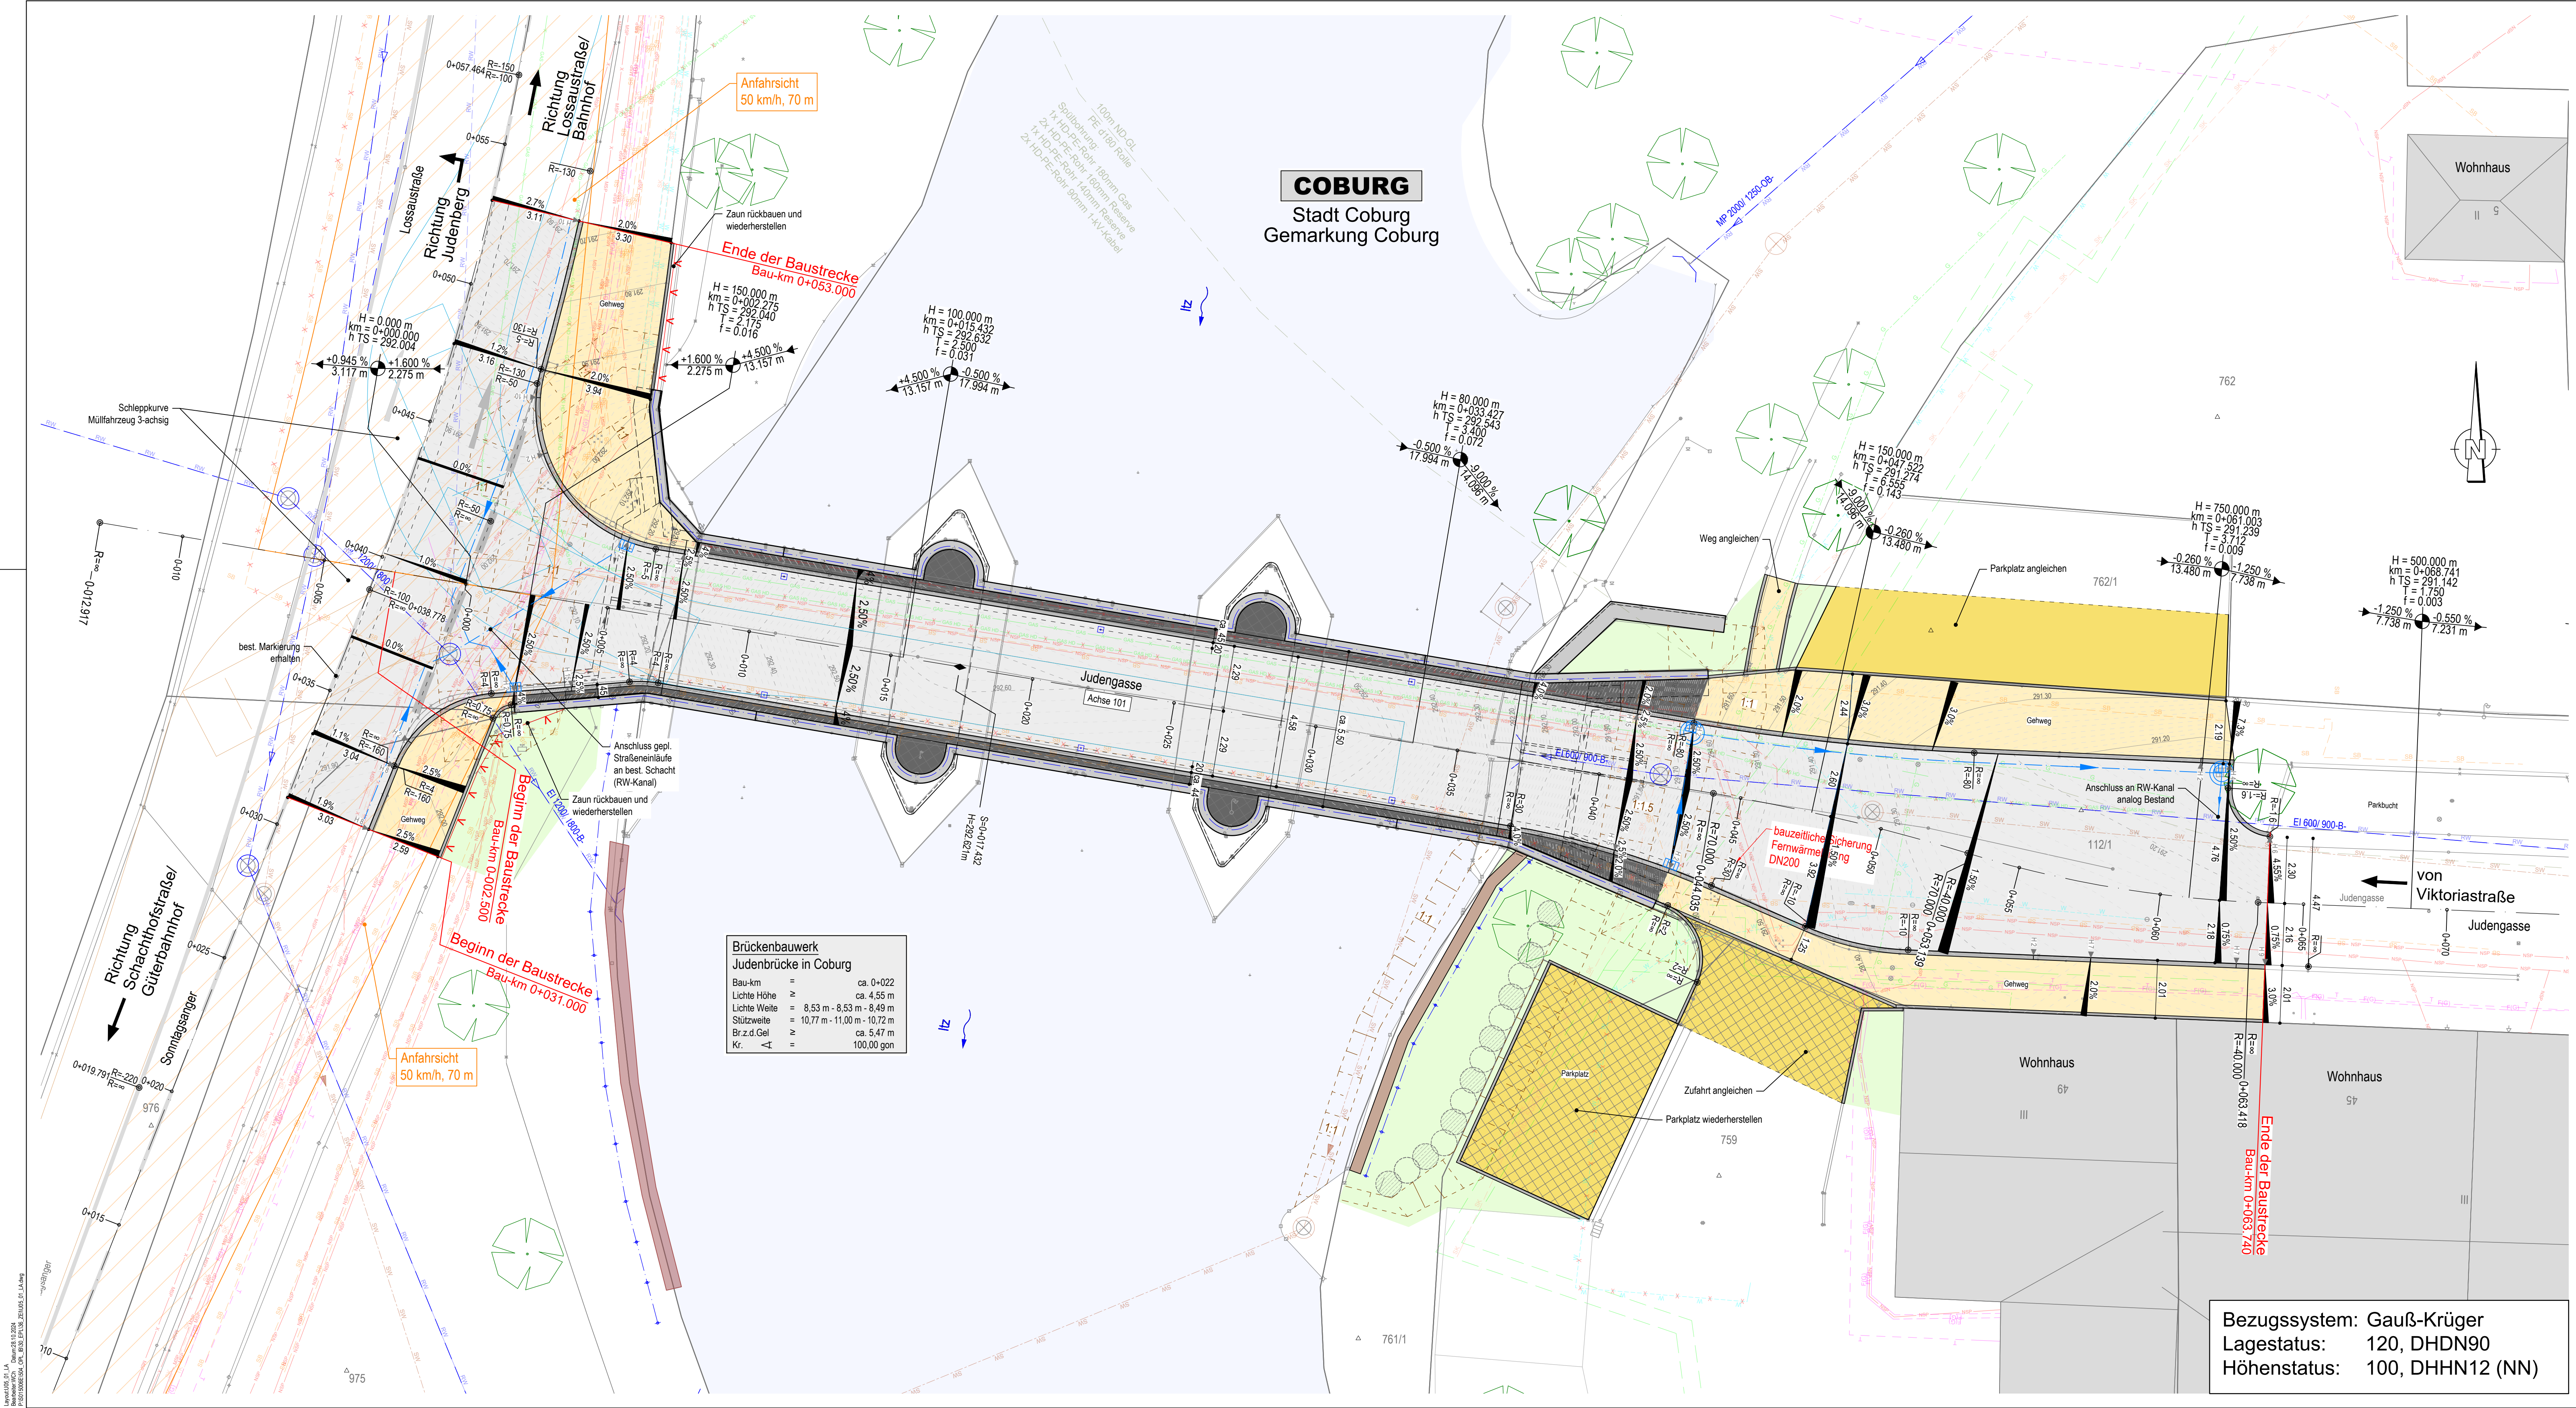


Zeichenerklärung:	
Planung	Leitungen (Bestand)
	Gas
	Abbruch Gas
	Hochdruckgas
	Abbruch Hochdruckgas
	Fernwärme
	Wasser
	Abbruch Wasser
	Regenwasserkanal
	Schmutzwasserkanal
	Abbruch Straßenbeleuchtung
	Steuerkabel
	TK-Leitung
	Verkehrssignalanlage
	Telekom
	Vodaphone und Telekom
	Glasfaserkabel
	Strom
	Abbruch Strom
	Mittelspannung (20kV)
	Abbruch Mittelspannung (20kV)
	Niederspannung (1kV)
	Abbruch Niederspannung (1kV)
	Leitung unbekannt
	Dükerleitung (Neuanlegung)

Entwurfsbearbeitung:		Projekt-Nr.	S015006E
SRP Schneider + Partner		Bearb.:	Okt. 2024 Neubauer
		Gez.:	Okt. 2024 Schoerner
		Gepr.:	Okt. 2024 Neubauer
		geprüft:	Okt. 2024 Neubauer
		(Dipl.-Ing. (FH) Christian Neubauer)	
Geändert		Datum	Gez.
a			
b			
c			
d			
Kommunalunternehmen Coburger Entsorgungs- und Baubetrieb CEB		Unterlage:	5
Bamberger Straße 2-6, 96450 Coburg, TEL. 09561 / 749-555 - 0, FAX. 09561 / 749 - 588, E-Mail info@ceb-coburg.de		Blatt - Nr.:	1
Straßenklasse und Nr.: Judengasse		Projekt-Nr.:	
Streckenbezeichnung: in Coburg			
Gemarkung: Coburg			
Bauwerk / Baumaßnahme: Instandsetzung Judenbrücke in Coburg		Datum	Zeichen
		Bearb.:	
		Gez.:	
		Gepr.:	
		ASB - Nr.:	
Plandarstellung : Lageplan		Lageplan	
		Maßstab : 1 : 100	
Aufgestellt: Coburg, den 25.01.2024 Coburger Entsorgungs- und Baubetrieb CEB Marek Leks, Abteilungsleiter		Geprüft:	
Gesehen:		Genehmigt:	